


01 PLANTA BAIXA COM LAYOUT MEZANINO - TRECHO 1  
ESCALA: 1/100

VER PLANTA 227-CL-LIX-DT-004-R00

DOCUMENTOS DE REFERÊNCIA		
Nº	DESCRIÇÃO	DOCUMENTO
01	PLANTA BAIXA MEZANINO - TRECHO 1	227-CL-LIX-DT-001
02	RELATÓRIO TÉCNICO PLANO DE GESTÃO DE RESÍDUOS - CERTIFICAÇÃO LEED	227-CL-LIX-01

LEGENDA - GRÁFICA			
(01)	TÍTULO E ESCALA DO DESENHO	(01)	INDICAÇÃO DE CORTE (NÚMERO DO DESENHO / NÚMERO DA PRANCHA)
(02)	INDICAÇÃO DE ESCADARIA (NÚMERO DO DESENHO)	(02)	INDICAÇÃO DE VISTA OU FACHADA (NÚMERO DO DESENHO)
(03)	CÓDIGO DE COMPARTIMENTO (PARTEMENTO)	(03)	INDICAÇÃO DE FACHADA (ORIENTAÇÃO DA FACHADA)
(04)	INDICAÇÃO DE PÉ DIREITO	(04)	INDICAÇÃO PADRONAGEM DE FORNO OU PISO
(05)	INDICAÇÃO DE NÍVEL EM ELEVACÃO	(05)	ENXO
(06)	INDICAÇÃO DE NÍVEL EM PLANTA	(06)	CHAMADA DE DETALHE (NÚMERO DO DESENHO / NÚMERO DA PRANCHA)
			CB - CAIXA DE INCÊNDIO

LEGENDA - MANEJO DE LIXO	
<b>RL</b> 100	RECIPIENTE NÃO RECIPIENTE 100 LITROS
<b>RL</b> 50	RECIPIENTE NÃO RECIPIENTE 50 LITROS
<b>RL</b> 30	RECIPIENTE NÃO RECIPIENTE 30 LITROS
<b>R</b> 100	RECIPIENTE 100 LITROS
<b>R</b> 50	RECIPIENTE 50 LITROS
<b>R</b> 30	RECIPIENTE 30 LITROS
<b>RL</b> 100	LIXO COMUM 100 LITROS
<b>RL</b> 50	LIXO COMUM 50 LITROS
<b>RL</b> 30	LIXO COMUM 30 LITROS
<b>RL</b> 15	LIXO COMUM 15 LITROS
<b>→</b>	ROTA DE COLETA

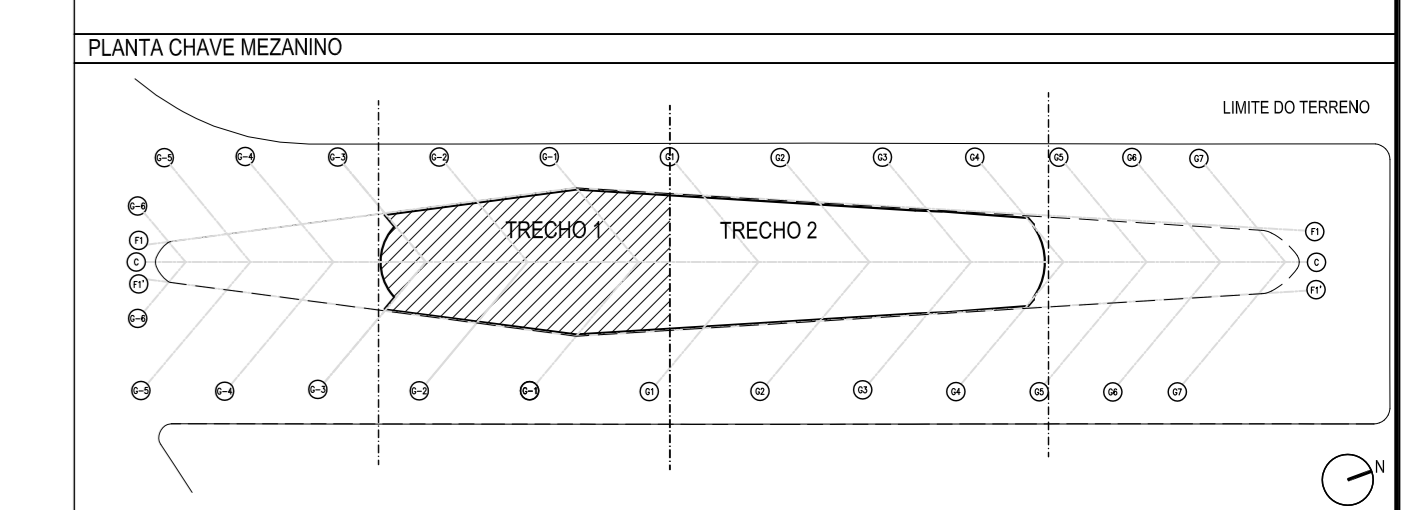

Rev.	Data	EMISSÃO INICIAL	Descrição	MARCIO	ANDRÉ
				Desenho	Verificação



SANTIAGO CALATRAYA | **ruy rezende arquitetura | rra**  
www.rra.com.br

Projeto:	<b>MUSEU DO AMANHÃ</b>
Referência projeto:	<b>LIX 003 R00</b>
Coordenação Geral:	<b>RUZ REZENDE</b>
Coordenador:	ANDRÉ ANDRADE
Coordenador:	MARCIO MUNDIM
Disciplina:	MANEJO DE LIXO
Formato:	A3
Data:	06/06/12
Estágio:	CERTIFICAÇÃO LEED
Nome do arquivo digital:	227-CL-LIX-DT-003-R00.dwg

PLANTA BAIXA MEZANINO - TRECHO 1