


1 PLANTA BAIXA – PAV. TÉRREO  
ESCALA: 1/75

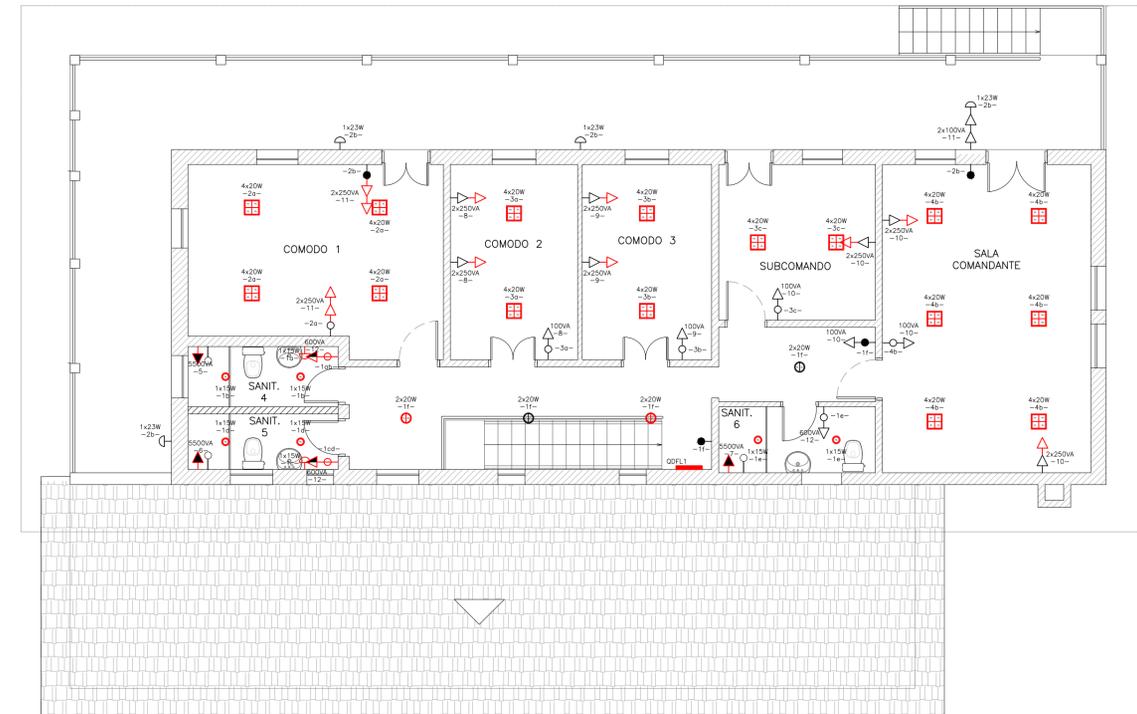

2 PLANTA BAIXA – PAV. SUPERIOR  
ESCALA: 1/75

LEGENDA

PONTOS DE ELÉTRICA EXISTENTES		
SIMB.	NOME	QUANT.
◁	tomada padrão NBR 14136 – baixa h=30cm	23
◁	tomada padrão NBR 14136 – media h=120cm	11
◁	tomada padrão NBR 14136 – alta h=220cm	1
○	interruptor de uma seção	9
○	interruptor de duas seções	3
○	interruptor Three Way	4
○	arandela	10
○	luminárias existentes	2
○	quadro de distribuição a retirar	1


  

PONTOS DE ELÉTRICA NOVOS		
SIMB.	NOME	QUANT.
◁	tomada padrão NBR 14136 – baixa h=30cm	52
◁	tomada padrão NBR 14136 – media h=120cm	4
◁	tomada padrão NBR 14136 – alta h=220cm	4
○	interruptor de uma seção	2
○	interruptor de duas seções	3
○	interruptor Three Way	4
○	arandela	4
○	nova luminária panel led 25w	33
○	nova luminária para 1 lâmpada fluorescente compacta 15w ou led equivalente	8
○	nova luminária para 2 lâmpadas fluorescente compacta 20w ou led equivalente	9
○	nova luminária para 4 lâmpadas fluorescente compacta 20w ou led equivalente	16
○	quadro geral de baixa tensão (QGBT)	1
○	quadro de distribuição de força e luz (QDFL)	1

NOTAS GERAIS

- A COR DOS CONDUTORES (FIAÇÃO) DEVE SEGUIR O PADRÃO ABAIXO:
  - FASE PRETO, VERMELHO E BRANCO
  - RETORNO: AMARELO
  - NEUTRO: AZUL CLARO
  - TERRA: VERDE OU VERDE/AMARELO
- DESENHOS COMPLEMENTARES:
  - DRM-BPAQ-PTR-ERM-0-IEA-1001-DE (CASARÃO FM/GAM – INSTALAÇÕES ELÉTRICAS)
  - DRM-BPAQ-PTR-ERM-0-IEA-1002-DE (CASARÃO FM/GAM – UNIFILAR E QUADRO DE CARGAS)
  - DRM-BPAQ-PTR-ERM-0-IEA-1003-DE (SUBSEDE INEA – INSTALAÇÕES ELÉTRICAS)
  - DRM-BPAQ-PTR-ERM-0-IEA-1004-DE (SUBSEDE INEA – UNIFILAR E QUADRO DE CARGAS)

PLANTA DE ARTICULAÇÃO

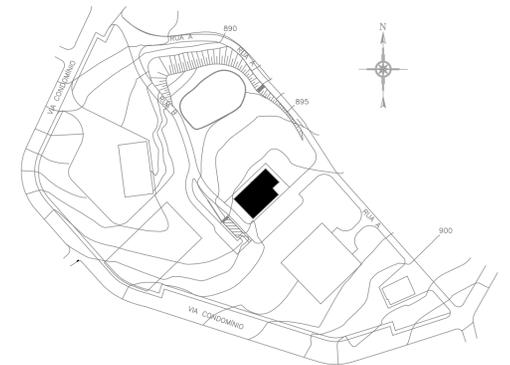

R-00	23/06/2017	EMISSÃO INICIAL
Emissão	Data	Descrição



GOVERNO DO ESTADO DO RIO DE JANEIRO  
SECRETARIA DE ESTADO DO AMBIENTE  
INSTITUTO ESTADUAL DO AMBIENTE

IMPLANTAÇÃO DA SUBSEDE DO NÚCLEO TERESÓPOLIS DO PARQUE  
ESTADUAL DOS TRÊS PICOS, TERESÓPOLIS - RJ

CASARÃO FM/GAM - INSTALAÇÕES ELÉTRICAS  
PROJETO BÁSICO

FOLHA  
01/04

DATA 23/06/2017	AUTOR/IDENT. MARCIO R T FRANCISCO / CREA-RJ 1981121598	NÚMERO DO DESENHO DRM-BPAQ-PTR-ERM-0-IEA-1001-DE	ESCALA 1/75
--------------------	---	---	----------------